


日期	
会签者	
会签单位	

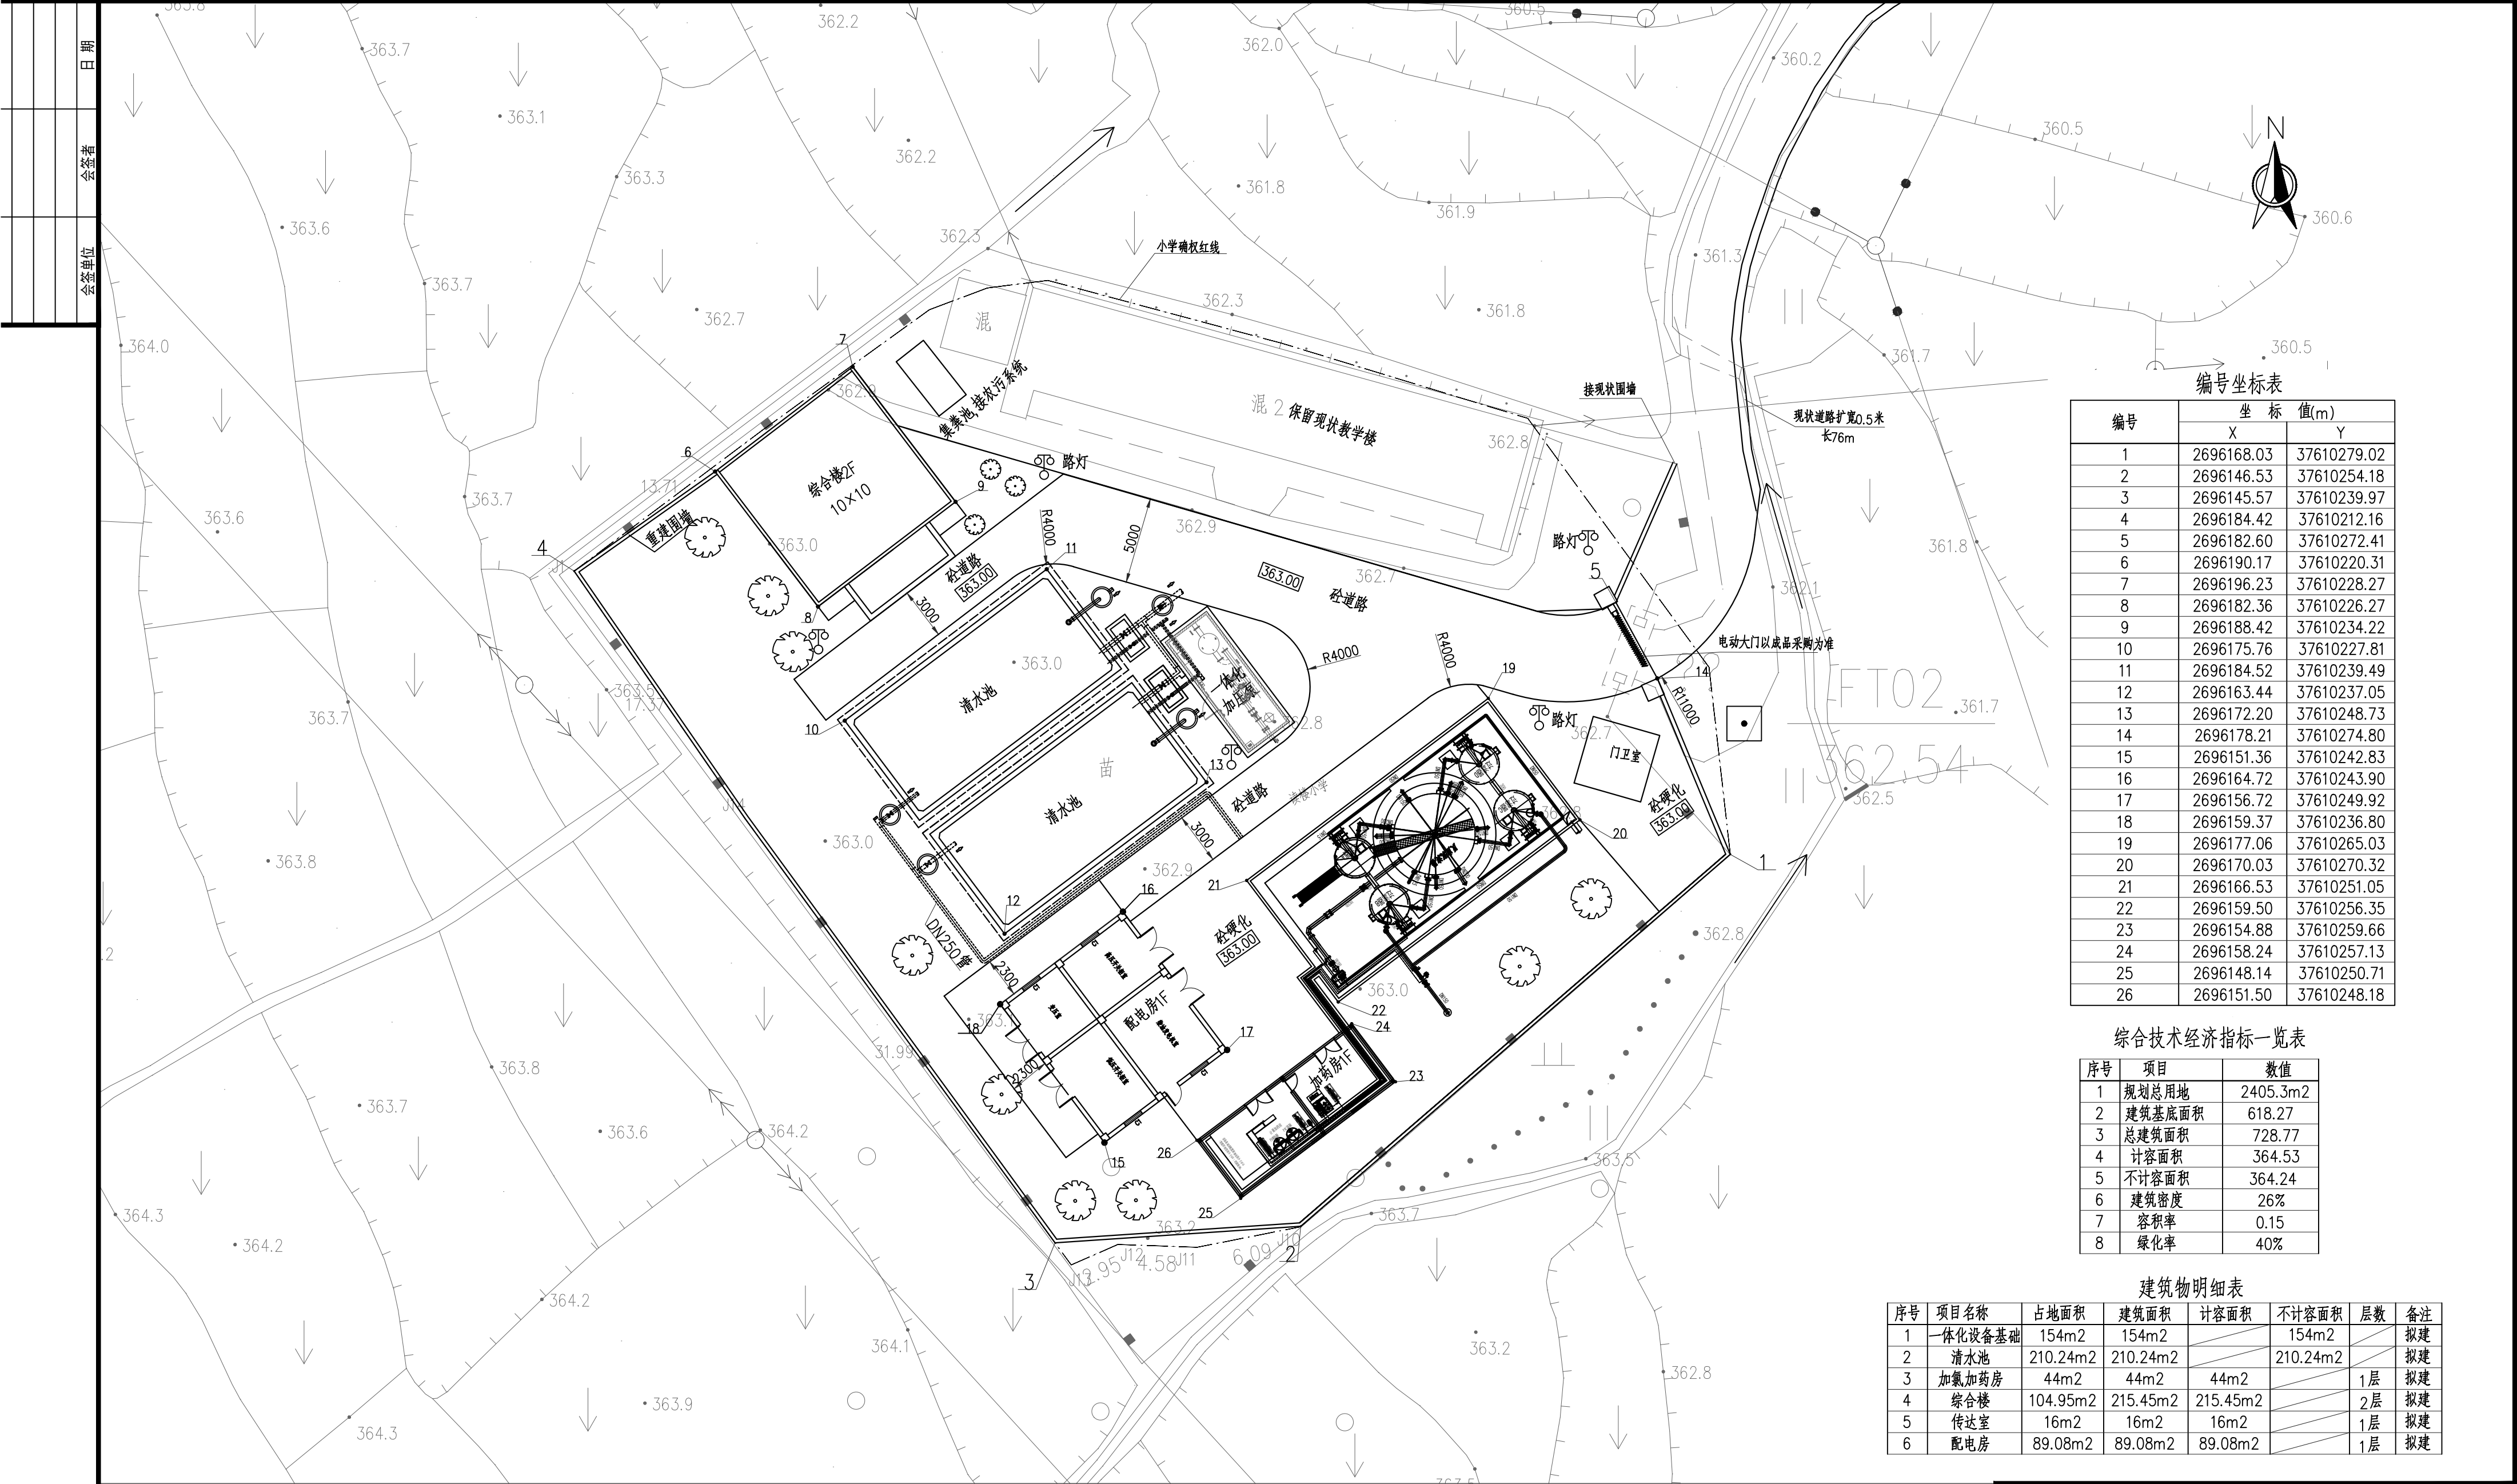

编号坐标表		
编号	坐 标 值(m)	
	X	Y
1	2696168.03	37610279.02
2	2696146.53	37610254.18
3	2696145.57	37610239.97
4	2696184.42	37610212.16
5	2696182.60	37610272.41
6	2696190.17	37610220.31
7	2696196.23	37610228.27
8	2696182.36	37610226.27
9	2696188.42	37610234.22
10	2696175.76	37610227.81
11	2696184.52	37610239.49
12	2696163.44	37610237.05
13	2696172.20	37610248.73
14	2696178.21	37610274.80
15	2696151.36	37610242.83
16	2696164.72	37610243.90
17	2696156.72	37610249.92
18	2696159.37	37610236.80
19	2696177.06	37610265.03
20	2696170.03	37610270.32
21	2696166.53	37610251.05
22	2696159.50	37610256.35
23	2696154.88	37610259.66
24	2696158.24	37610257.13
25	2696148.14	37610250.71
26	2696151.50	37610248.18

综合技术经济指标一览表		
序号	项目	数值
1	规划总用地	2405.3m2
2	建筑基底面积	618.27
3	总建筑面积	728.77
4	计容面积	364.53
5	不计容面积	364.24
6	建筑密度	26%
7	容积率	0.15
8	绿化率	40%

建筑物明细表						
序号	项目名称	占地面积	建筑面积	计容面积	不计容面积	备注
1	一体化设备基础	154m2	154m2		154m2	拟建
2	清水池	210.24m2	210.24m2		210.24m2	拟建
3	加氯加药房	44m2	44m2	44m2		1层 拟建
4	综合楼	104.95m2	215.45m2	215.45m2		2层 拟建
5	传达室	16m2	16m2	16m2		1层 拟建
6	配电房	89.08m2	89.08m2	89.08m2		1层 拟建

- 说明：
- 1、本图尺寸单位：标高以m计，其余以mm计。
 - 2、图中采用珠基高程基准，2000国家大地坐标系。
 - 3、图中设备部分结构布置需根据实际招标结果进行调整。
 - 4、原图SL2106FT-531-03作废，相关事宜以本图为准。

福堂镇水厂总平面布置图 1:250

广东省水利电力勘测设计研究院有限公司						
核定			连山壮族瑶族自治县	施工图	阶段	
审查	陈世莲	高琰乔	城乡一体化供水(福堂镇)工程	水 工	部分	
校核	高琰乔	钟喜超	福堂镇读楼水厂总平面布置图			
设计	钟喜超	钟喜超				
制图	钟喜超					
设计证号	甲级 A144001909	图号	SL2106FT-531-01A	日期	2022.09	